

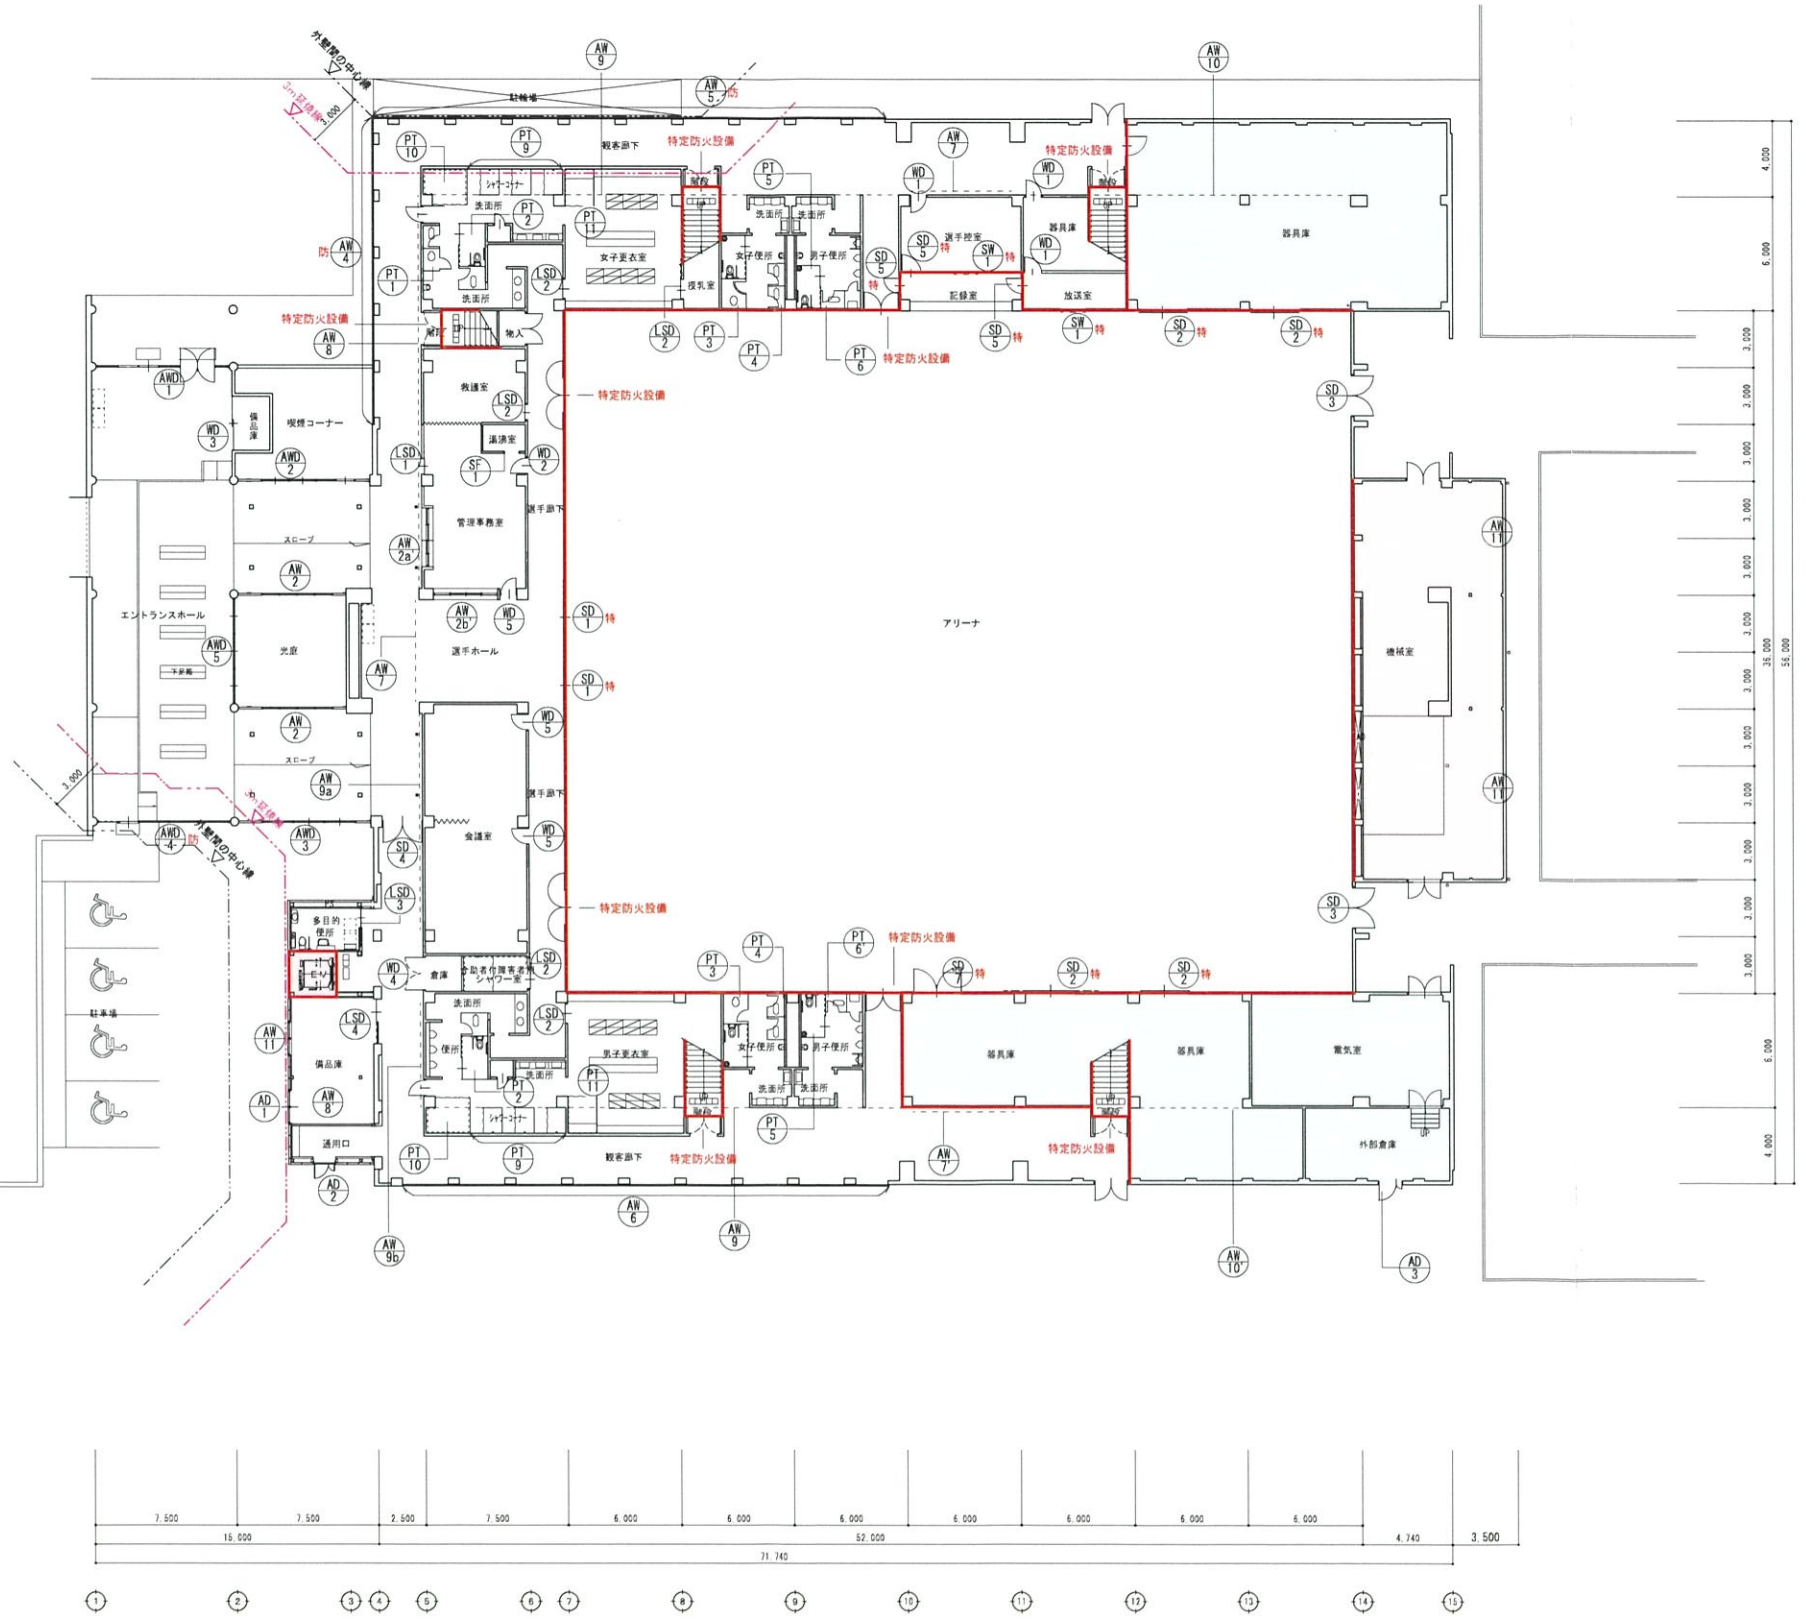
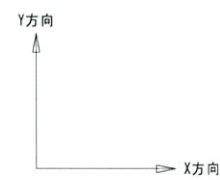
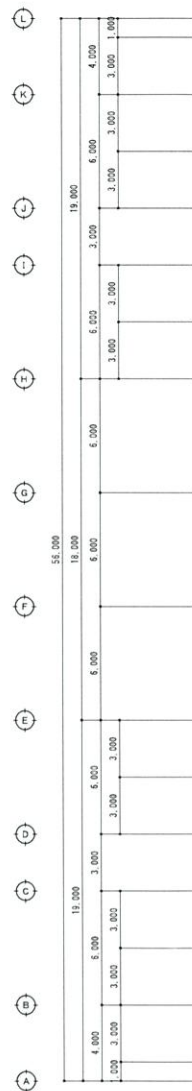


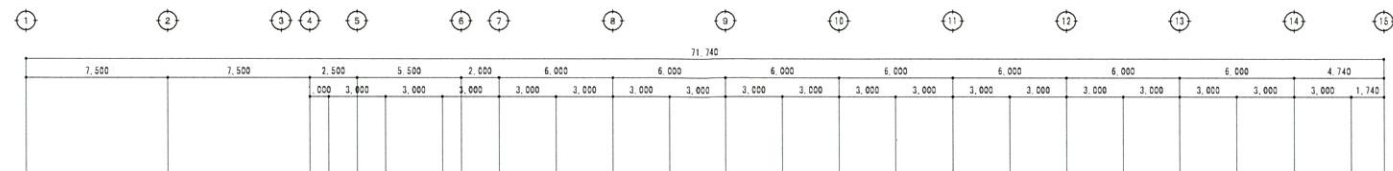

- <凡 例>
- E V 避難性給付乗降戸
(大臣認定番号 CAS-0216
(火災、停電付) (全開))
- 設備配管 区画を貫通する設備配管等は、
令112条第15項・令129条の2の5第1項7号により
- 設備風道 区画を貫通する設備風道等は、
令112条第16項・S46建告2565号による
- 防火区画
- 面積区画幅和範囲 (アリーナ)
①1,511.57㎡
- 面積区画 (E V)
②6.12㎡
- 面積区画 (ファンルーム)
③174.27㎡
- 面積区画 (器具庫等)
④411.60㎡
- 面積区画 (その他)
1,424.27㎡
(1F延床面積 3,527.83㎡-①~④))
- 外壁間の中心線
- 延焼線
- 特定防火設備
- 防火設備

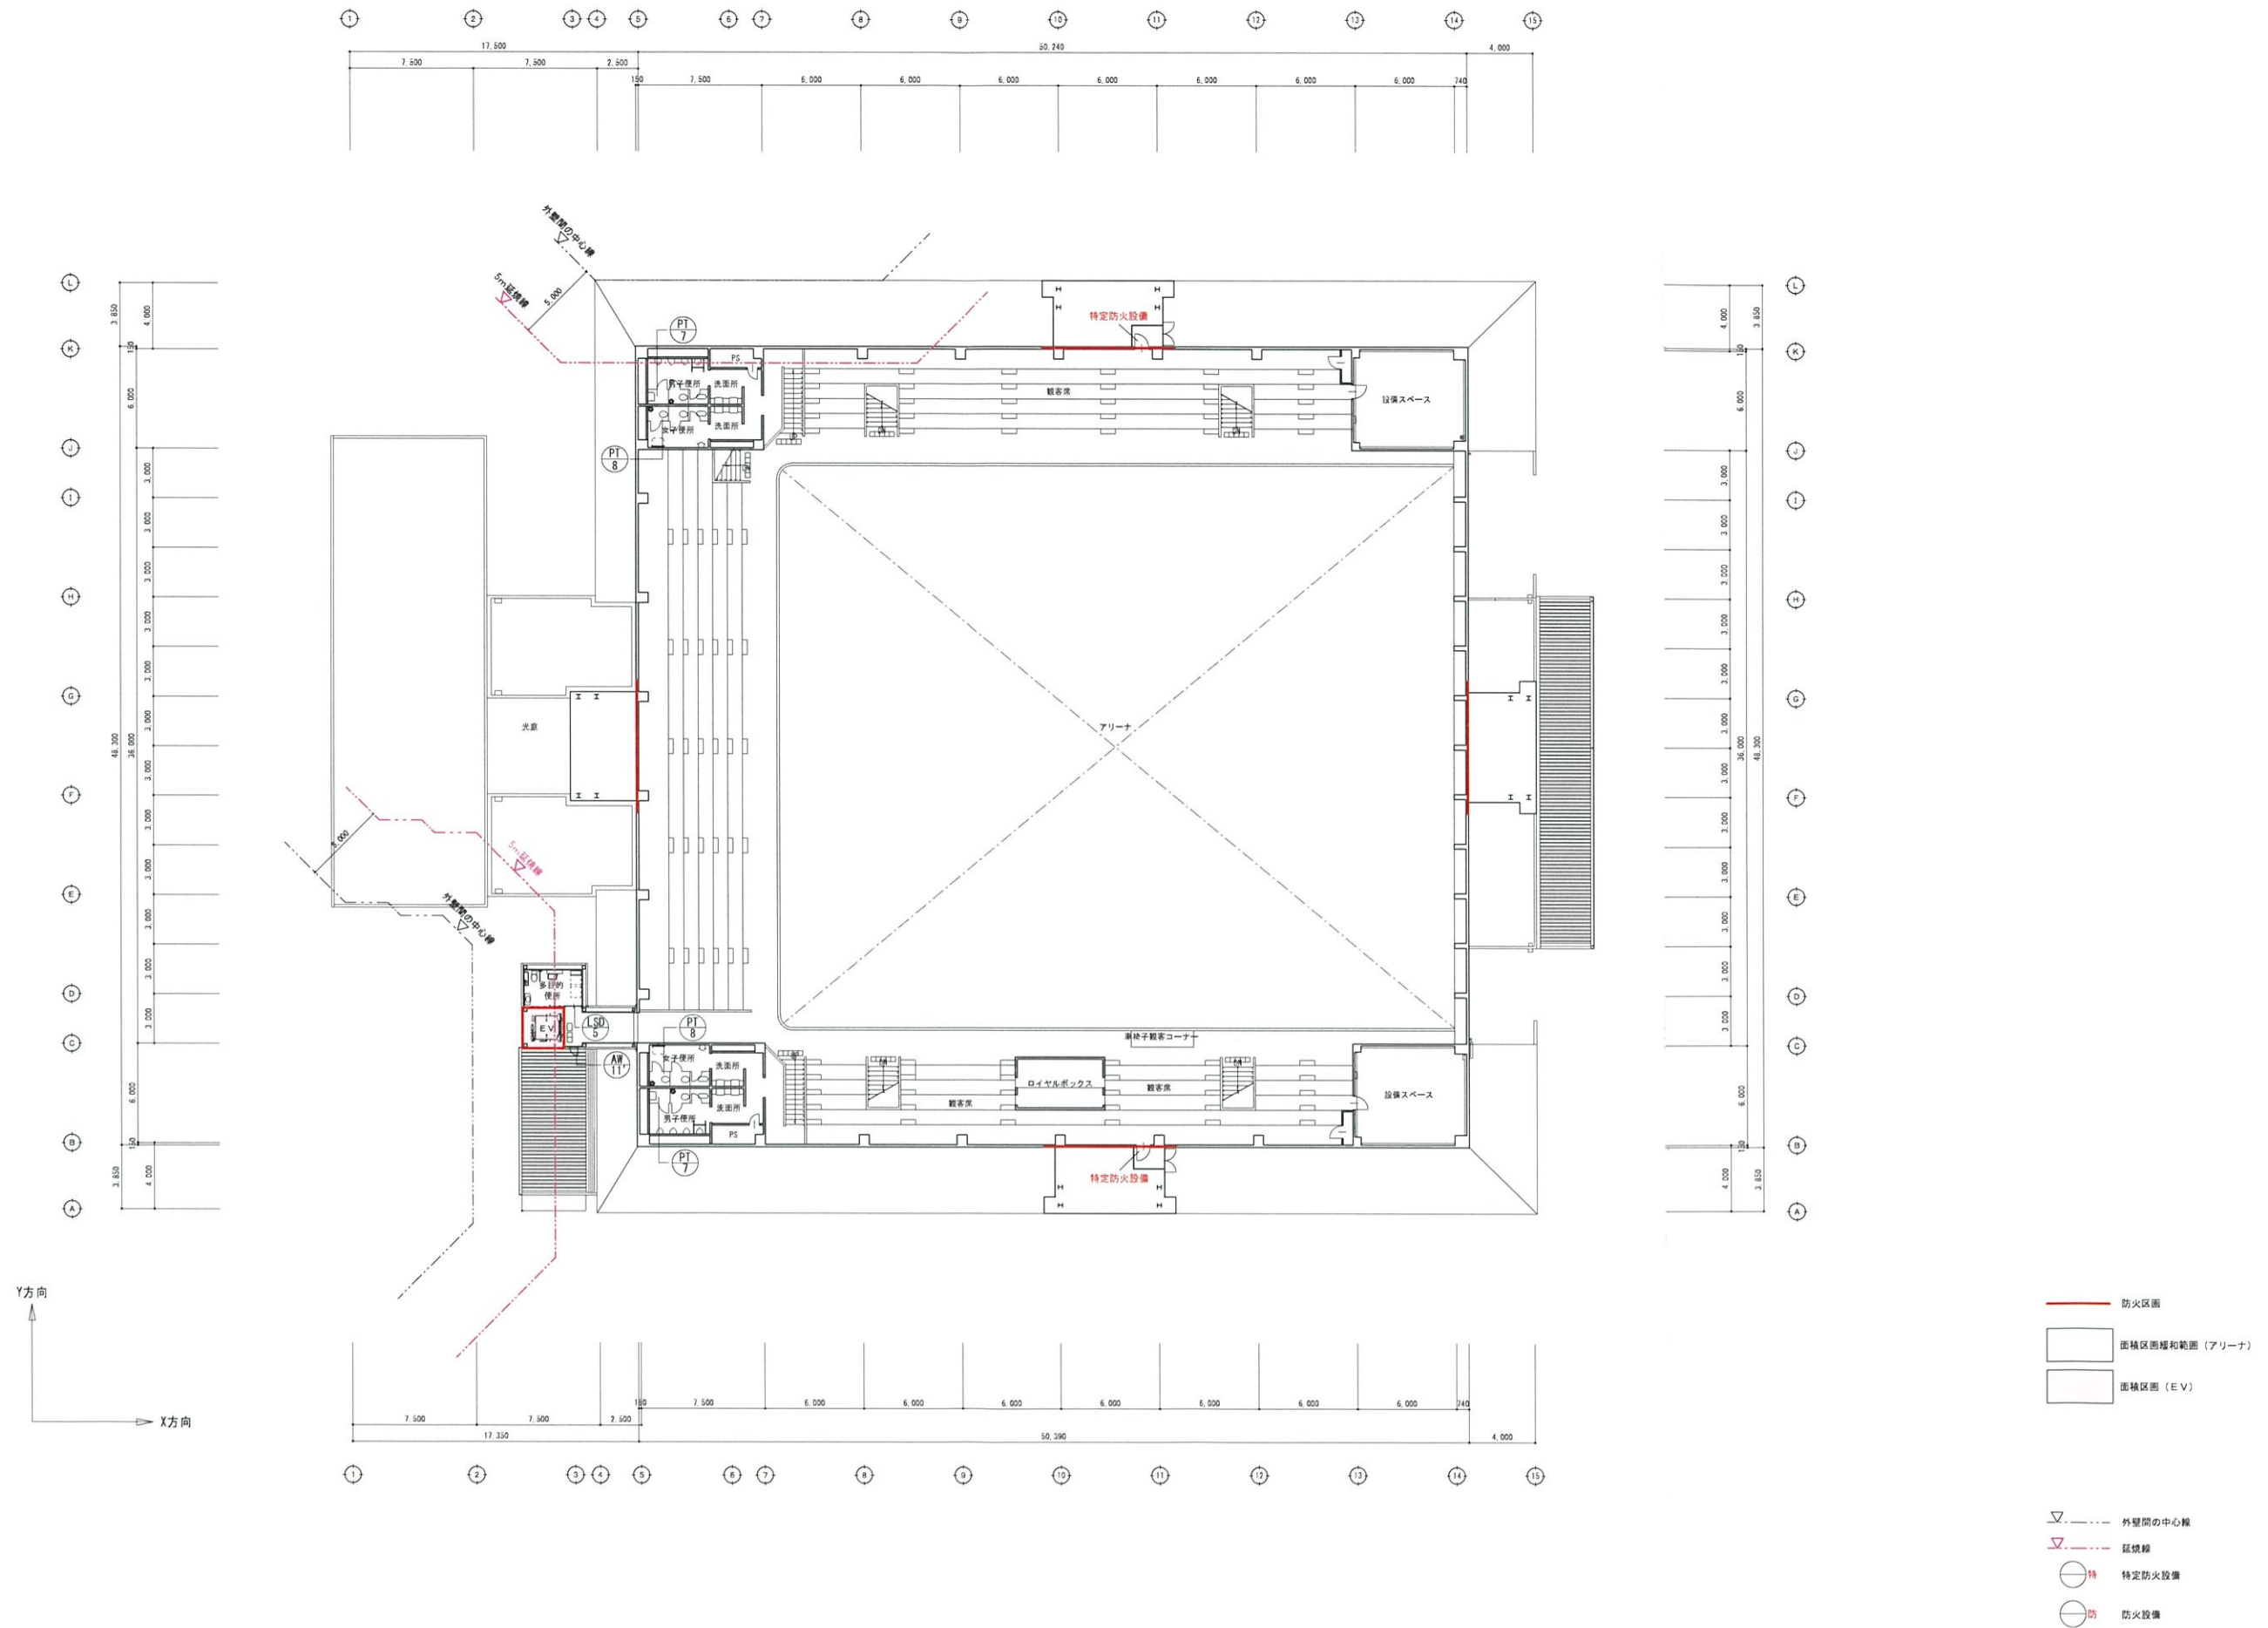

SUBJECT	TITLE	SCALE	NOTE	DRAWN BY	SHEET No. A-22
守山市民体育館 (大アリーナ)	2階 平面図 [防火区画]	A1 : 1/200	定期調査報告 (令和3年度)	DESIGNED BY	FILE No.
		A3 : 1/400		CHECK BY	DATE 2022.03.22

一般建築士 大臣登録 第90786号 坂本 柱蔵